


Planta Baixa - Rede de Água Fria
ESCALA 1/50

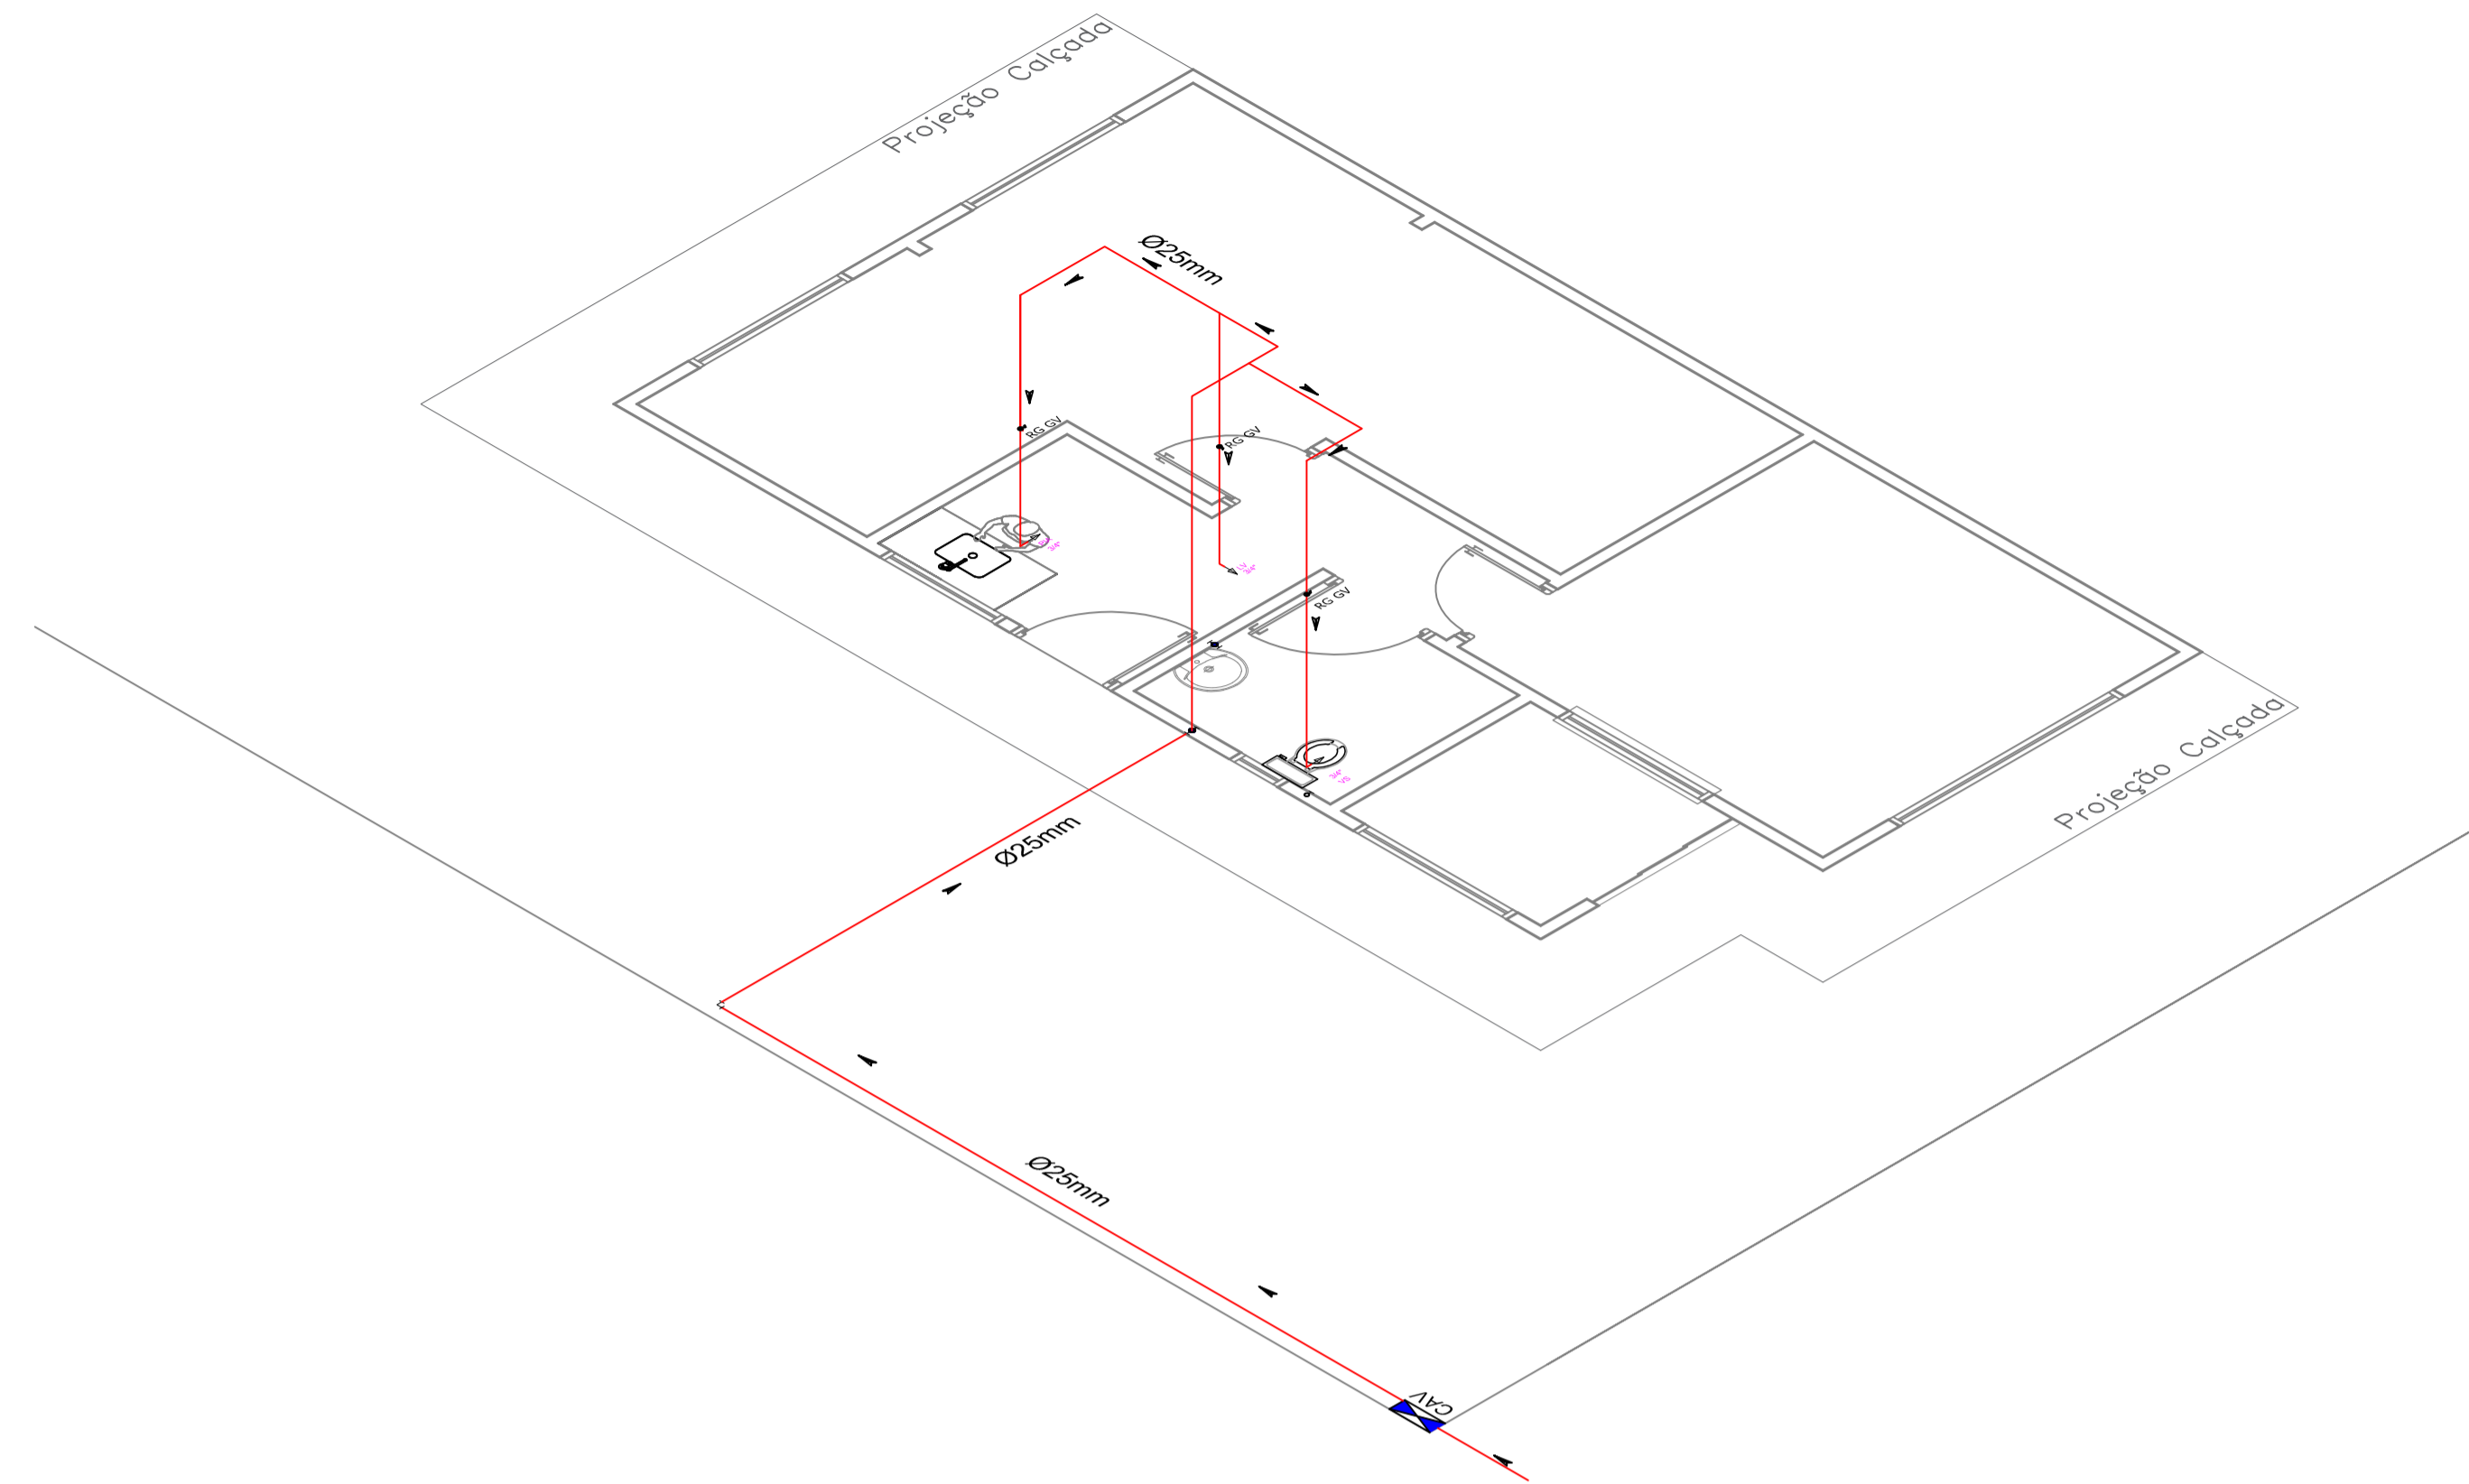

Planta Baixa - Isométrico
ESCALA 1/50

Legenda das indicações	
LV	Lavatório com joelho de 90° - 25 mm - 1/2"
RP	Registro de pressão c/canopla cromada c/PVC soldável - 3/4"
RG	Registro de gaveta c/canopla cromada c/PVC soldável - 3/4"
TLR	Tanque de lavar com joelho de 90° - 25 mm - 3/4"
VS	Vaso sanitário com caixa acoplada - 3/4"

CONSOLIDANDO O FUTURO

Prefeitura Municipal de Anaurilândia - MS.

PROJETO CONSTRUÇÃO/HIDRÁULICA - (PLANTA BAIXA REDE DE ÁGUA FRIA E PLANTA BAIXA ISOMÉTRICO).
Farmácia Popular de Anaurilândia-MS

<small>DATA</small> Junho de 2024	<small>ESCALA</small> Indicada	<small>FOLHA</small> 4-8	<small>RRT:</small> 14542346
<small>PROPRIETÁRIO</small> Município de Anaurilândia-MS		<small>CNPJ:</small> 03.575.727/0001-95	
<small>LOCAL DA OBRA</small> Rua: Dom Pedro II - Lote 5 / Quadra 7		<small>BAIRRO</small> Centro	<small>CEP:</small> 79770-000
<small>CIDADE</small> Anaurilândia - MS			

Projetista/Glauco Ricci Lopes

SITUAÇÃO s/ ESCALA

MUNICÍPIO DE ANAURILÂNDIA-MS

PREFEITO MUNICIPAL
Edson Stefano Takazono

ÁREA

Total Obra.....	60,94 m ²
Terreno.....	484,00 m ²
Área Livre.....	423,06 m ²

APROVAÇÃO

SECRETARIA MUNICIPAL DE OBRAS,
DEFESA CIVIL, TRANSPORTE E PROJETOS.

Jeovan Nogueira de Lima
Arquiteto Urbanista: CAU BR - A97459-5