


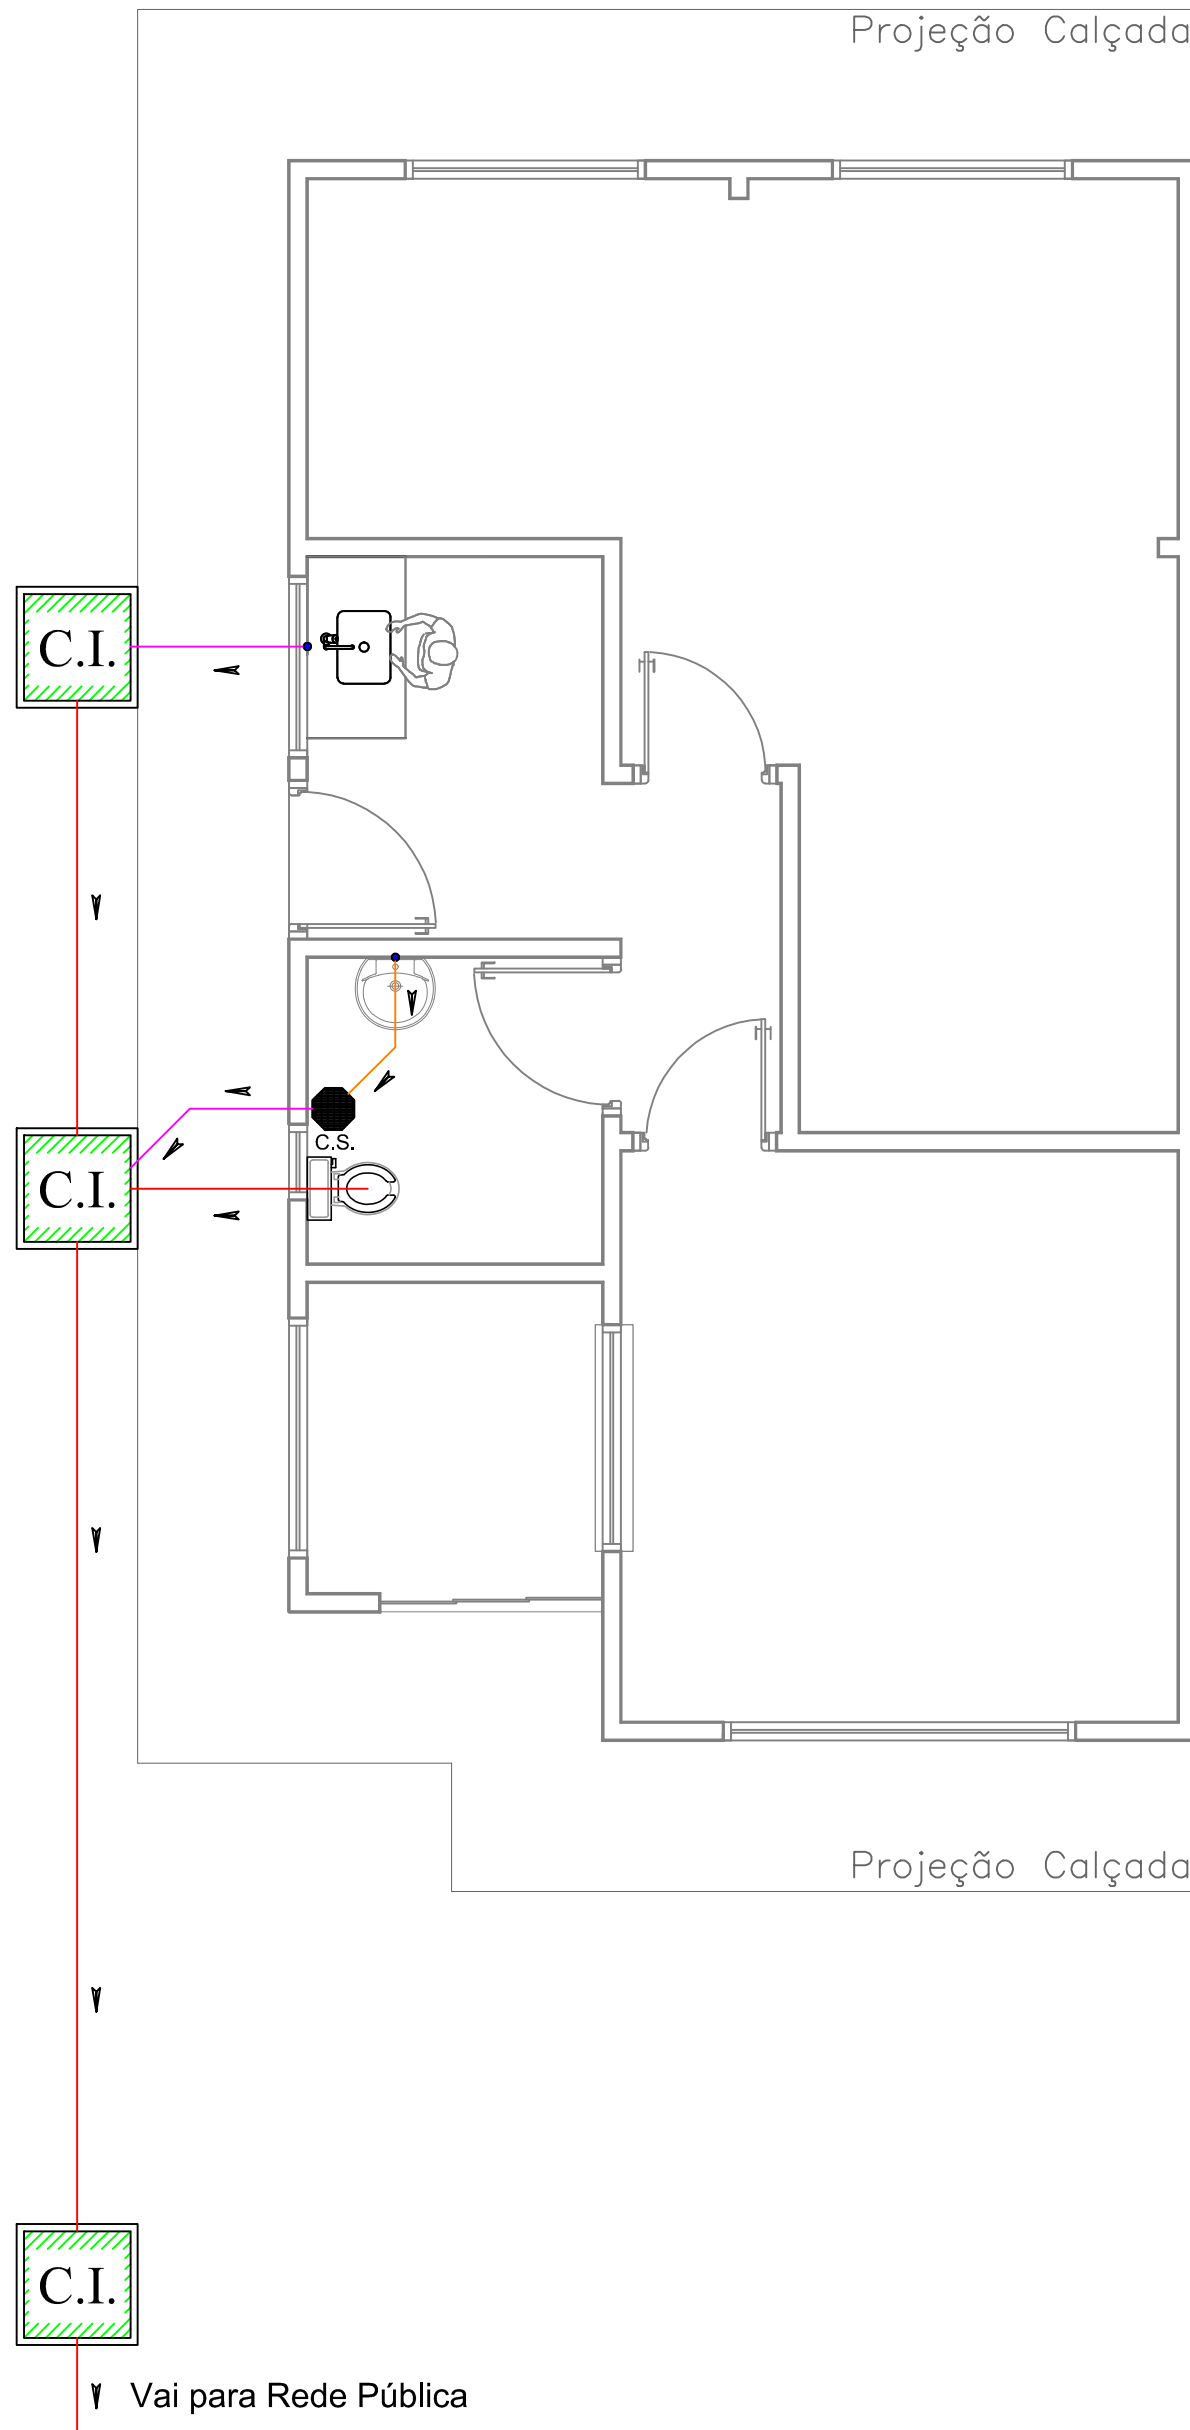

Planta Baixa - Rede de Esgoto Cloacal

ESCALA 1/50

L E G E N D A	
	PVC 50mm
	PVC 40mm
	PVC 100mm
	COLUNA DE VENTILAÇÃO
C.I.	CAIXA DE INSPEÇÃO
C.S.	CAIXA SIFONADA
R.S.	RALO SIFONADO
C.G.	CAIXA DE GORDURA
F.S.	FOSSA SEPTICA
Sum.	SUMIDOURO
OBS: CAIDA DOS TUBOS DE 100MM = 1,00%	
CAIDA DOS DEMAIS TUBOS = 2,00%	



CONSTRUINDO UMA NOVA HISTÓRIA

Prefeitura Municipal de Anaurilândia - MS.

PROJETO: CONSTRUÇÃO/ESGOTO – (PLANTA BAIXA E LEGENDA).
Conclusão da Farmácia Popular de Anaurilândia-MS

DATA
Janeiro de 2026

ESCALA
Indicada

FOLHA
3-8

RBT:
14542346

PROPRIETÁRIO
Município de Anaurilândia-MS

CNPJ:
03.575.727/0001-95

LOCAL DA OBRA
Rua: Dom Pedro II - Lote 5 / Quadra 7

BAIRRO
Centro

CEP:
79770-000

CIDADE
Anaurilândia - MS

Projetista/Glauco Ricci Lopes

SITUAÇÃO

S/ ESCALA



MUNICÍPIO DE ANAURILÂNDIA-MS

PREFEITO MUNICIPAL
Rafael Gusmão Hamamoto

ÁREA

Total Obra.....60,93 m²

Terreno.....484,00 m²

Área Livre.....423,07 m²

APROVAÇÃO

SECRETARIA MUNICIPAL DE OBRAS,
DEFESA CIVIL, TRANSPORTE E PROJETOS.

Jeovan Nogueira de Lima
Arquiteto Urbanista: CAU BR - A97459-5