



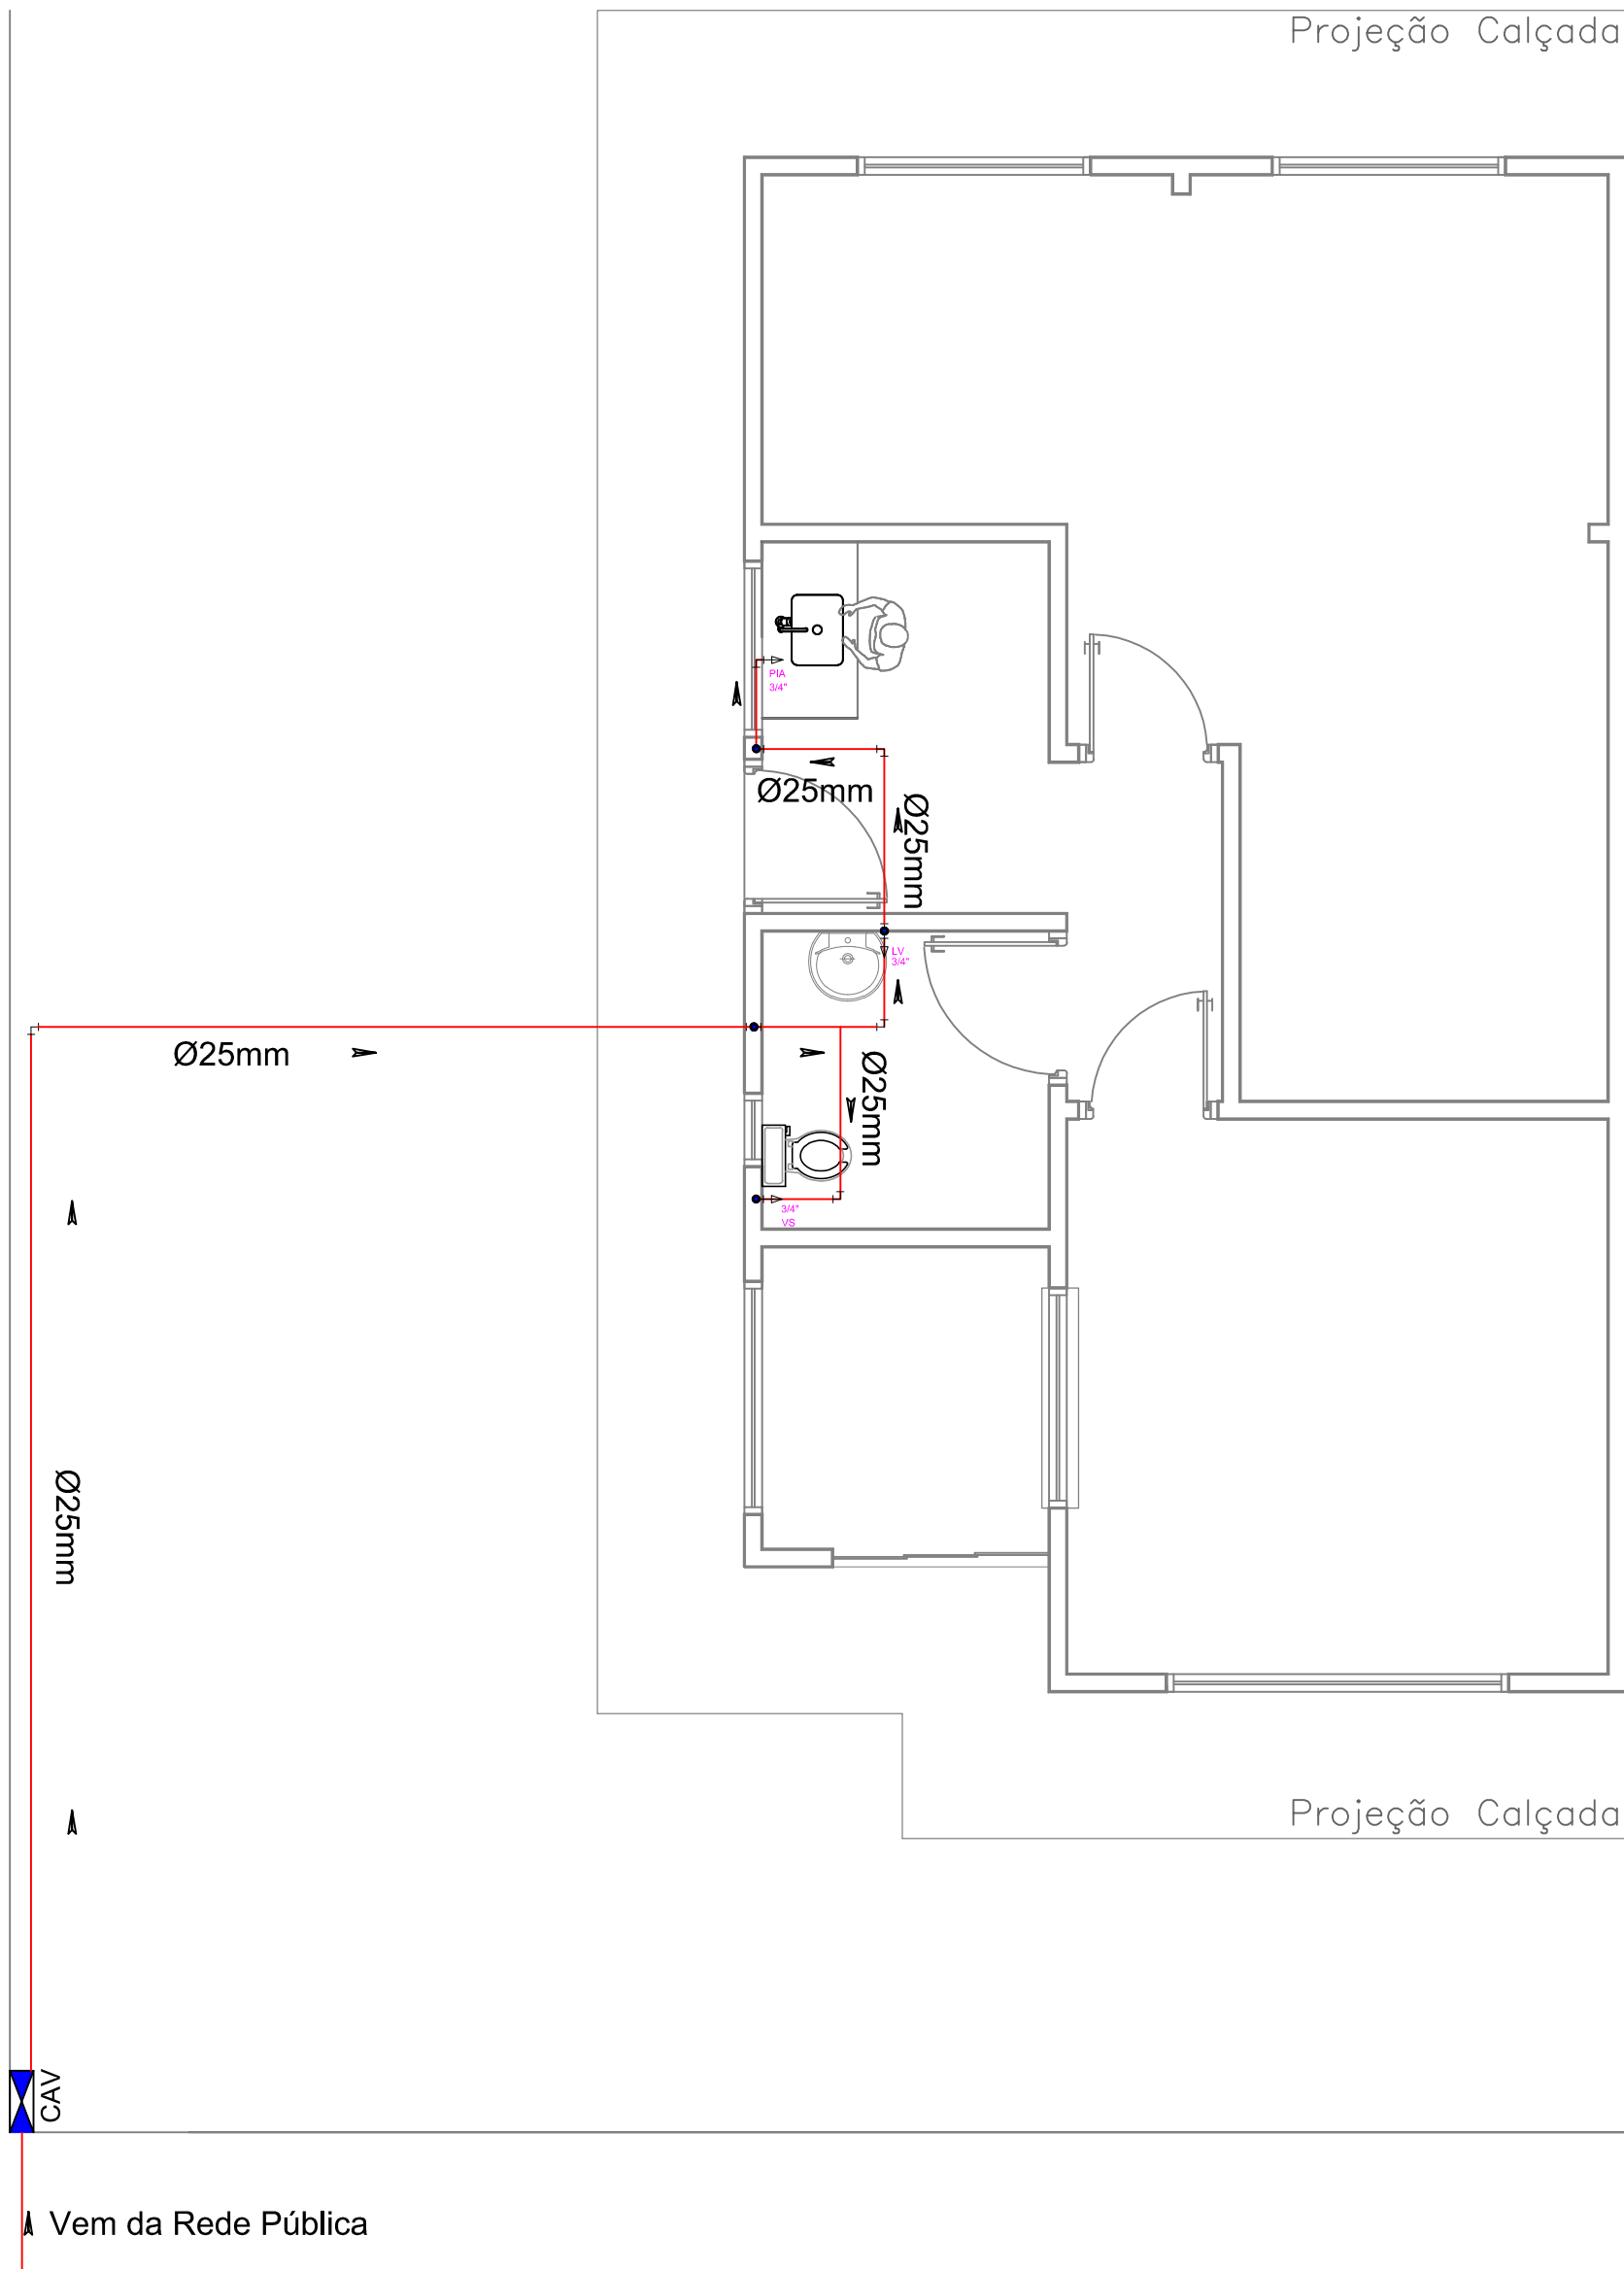

Planta Baixa - Rede de Água Fria
ESCALA 1/50

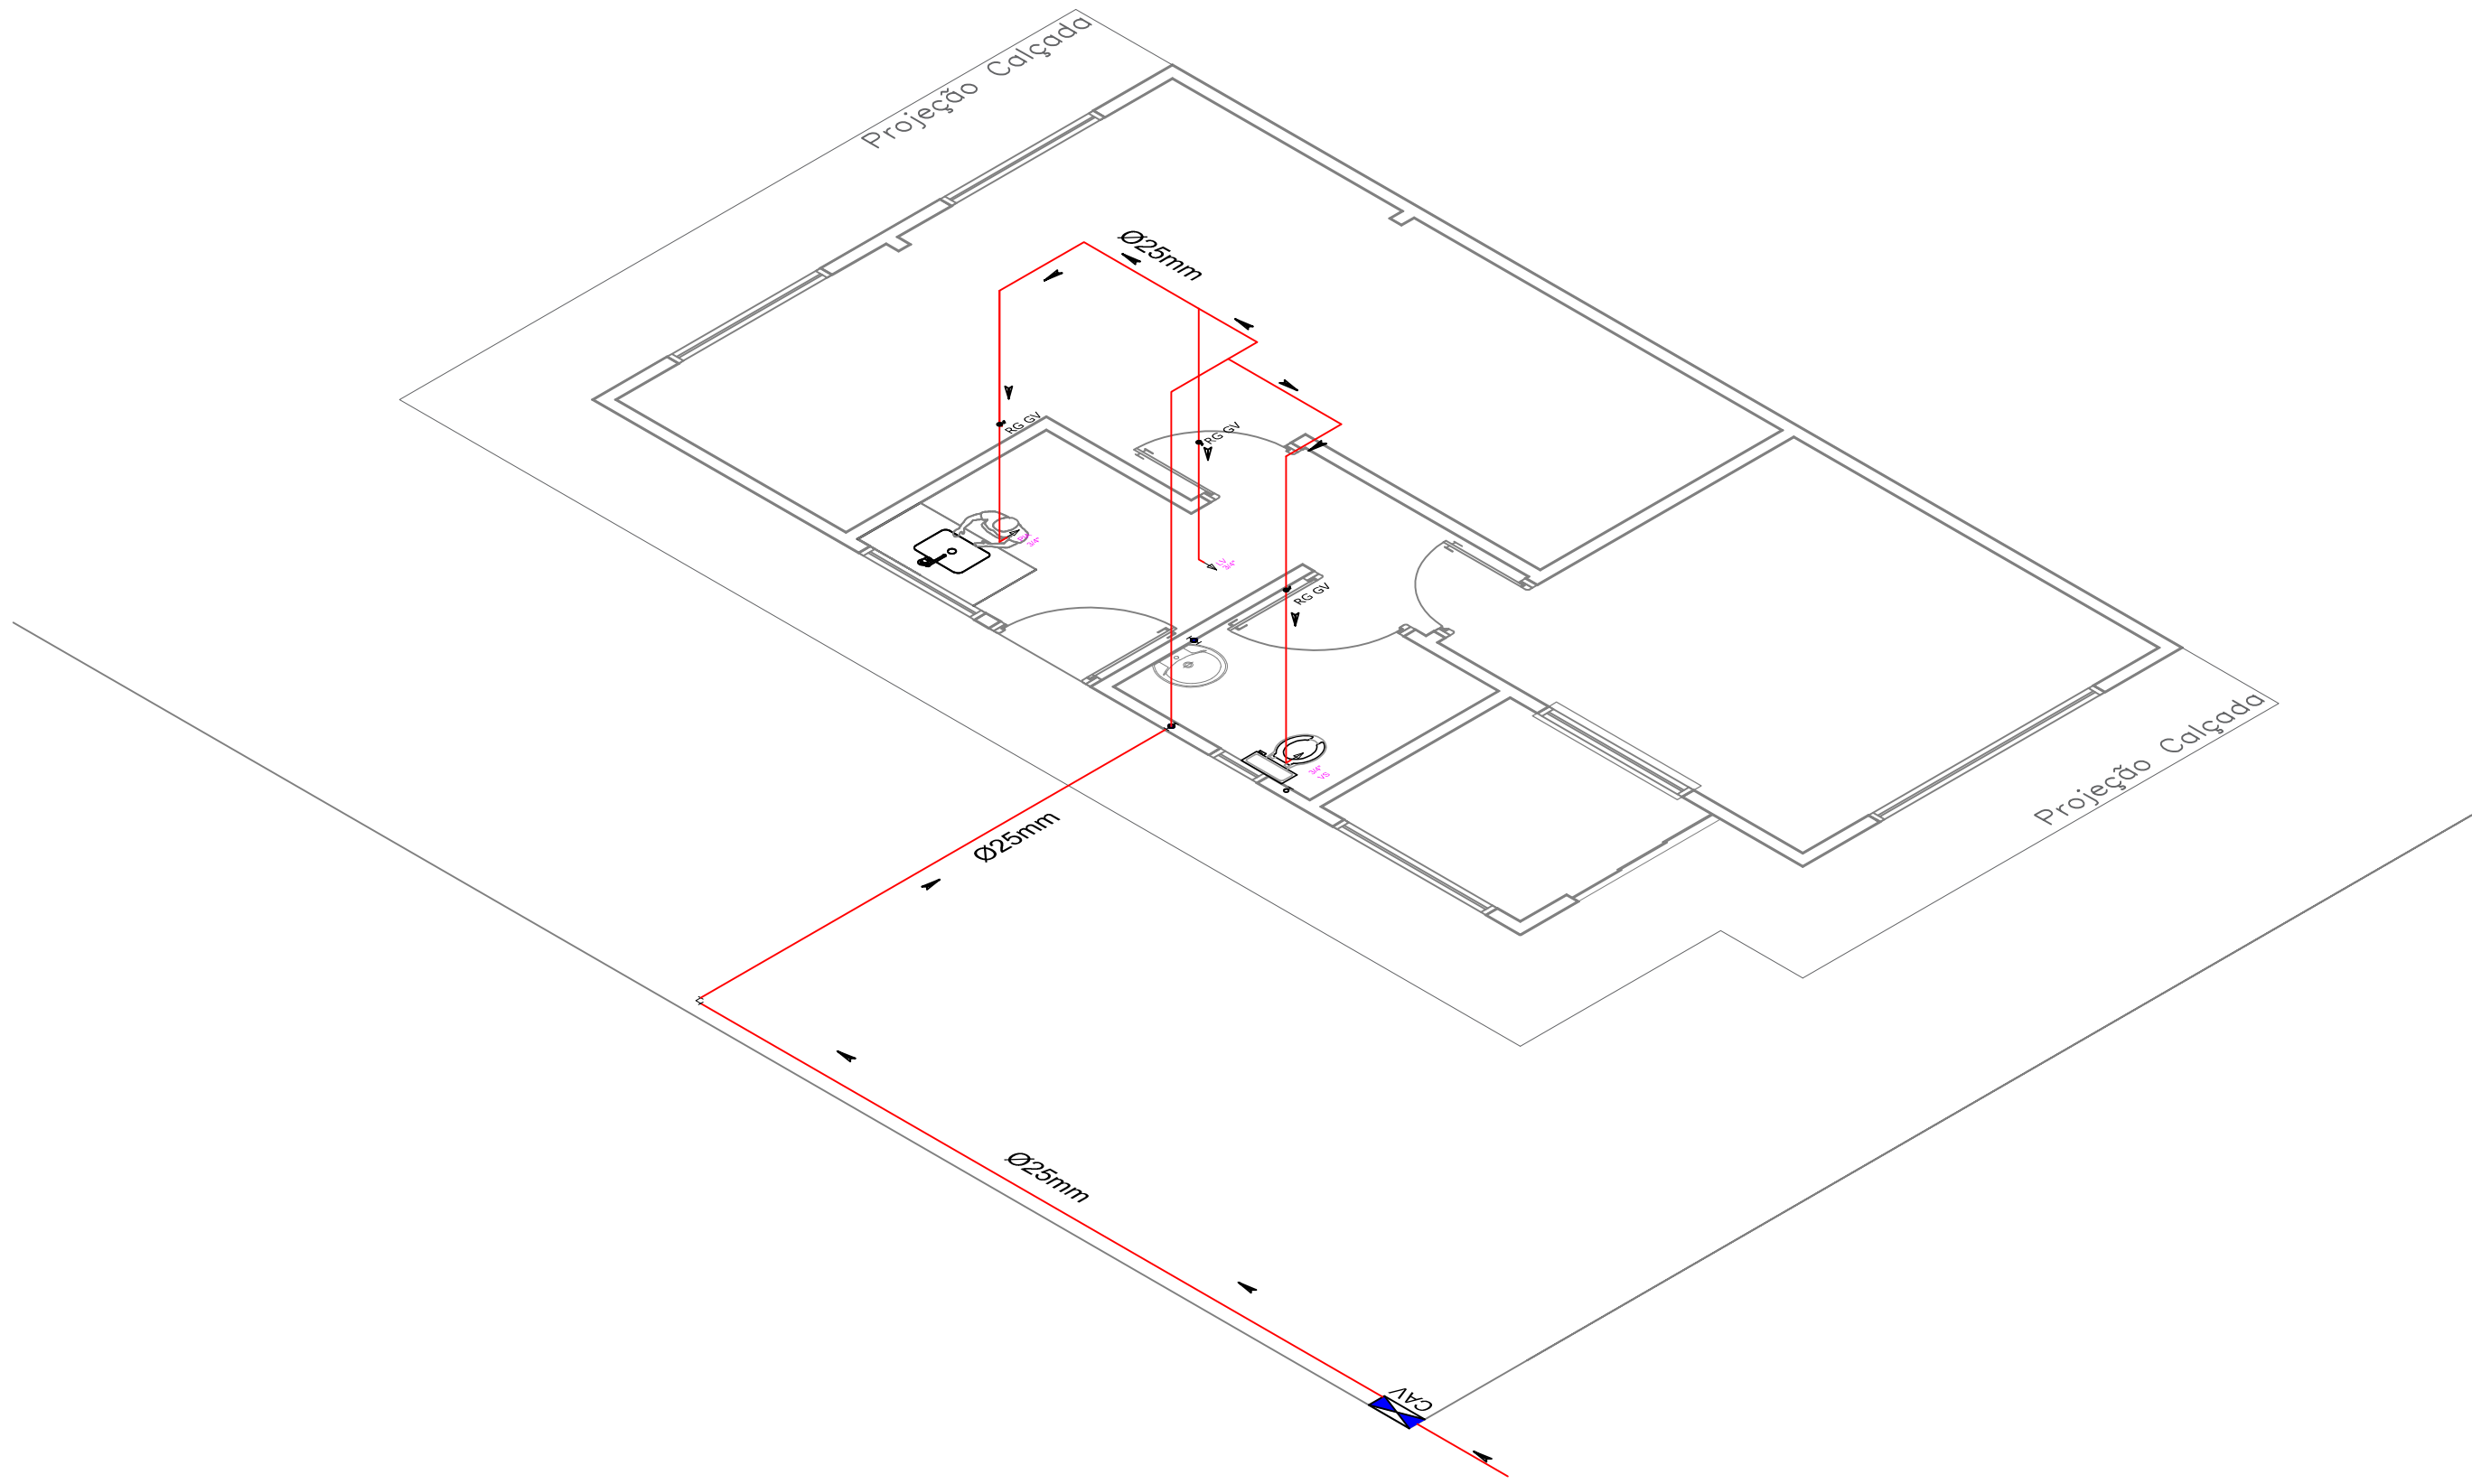

Planta Baixa - Isométrico
ESCALA 1/50

Legenda das indicações	
LV	Lavatório com Joelho de 90° - 25 mm - 1/2"
RP	Registro de pressão c/canopla cromada c/PVC soldável - 3/4"
RG	Registro de gaveta c/canopla cromada c/PVC soldável - 3/4"
TLR	Tanque de lavar com Joelho de 90° - 25 mm - 3/4"
VS	Vaso sanitário com caixa acoplada - 3/4"



CONSTRUINDO UMA NOVA HISTÓRIA

Prefeitura Municipal de Anaurilândia - MS.

PROJETO CONSTRUÇÃO/HIDRÁULICA – (PLANTA BAIXA REDE DE ÁGUA FRIA E PLANTA BAIXA ISOMÉTRICO),
Conclusão da Farmácia Popular de Anaurilândia-MS

DATA
Janeiro de 2026

ESCALA
Indicada

FOLHA
4-8

RBT:
14542346

PROPRIETÁRIO
Município de Anaurilândia-MS

CNPJ:
03.575.727/0001-95

LOCAL DA OBRA
Rua: Dom Pedro II - Lote 5 / Quadra 7

BAIRRO
Centro

CEP:
79770-000

CIDADE
Anaurilândia - MS

Projetista/Glauco Ricci Lopes

SITUAÇÃO s/ ESCALA



MUNICÍPIO DE ANAURILÂNDIA-MS
PREFEITO MUNICIPAL
Rafael Gusmão Hamamoto

SECRETARIA MUNICIPAL DE OBRAS,
DEFESA CIVIL, TRANSPORTE E PROJETOS.
Jeovan Nogueira de Lima
Arquiteto Urbanista: CAU BR - A97459-5

ÁREA

Total Obra.....60,93 m²

Terreno.....484,00 m²

Área Livre.....423,07 m²

APROVAÇÃO