 







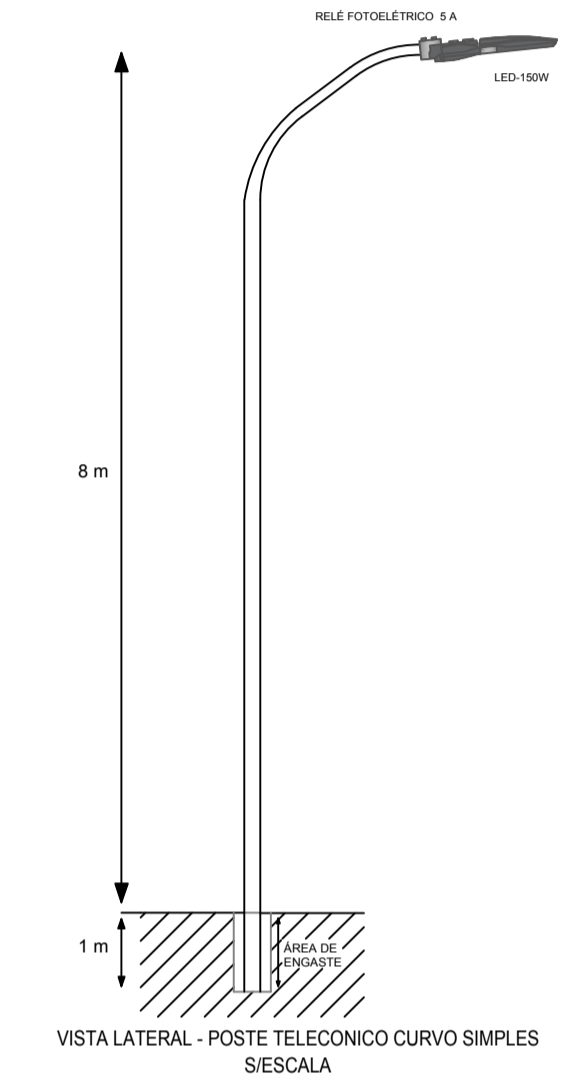



LEGENDA

-  POSTE TELECOMUNICACIONAL CURVO SIMPLES 9m DE ENGASTAR EQUIPADO COM UMA LUMINÁRIA DE LED 150W - PROPOSTO A INSTALAR
-  CAIXA DE PASSAGEM 30X30X30cm
-  PADRÃO DE MEDIÇÃO E ENERGIA 50 A
-  ATERRAMENTO COM HASTE COBREADA DE 16X2400mm
-  POSTE CIRCULAR DE CONCRETO REDE ELEKTRO - EXISTENTE
-  CABO DE COBRE ISOLADO 1 kV 16mm² - PROPOSTO A INSTALAR
-  REDE ELEKTRO BAIXA TENSÃO - EXISTENTE
-  REDE ELEKTRO TRIFÁSICA MÉDIA TENSÃO - EXISTENTE



Prefeitura Municipal de Anaurilândia - MS.

PROJETO: CONSTRUÇÃO		DEFINIÇÃO	
Projeto de Iluminação Ornamental		Planta baixa e Detalhes	
DATA	FECHA	FOLHA	TÓP.
Agosto/2021	Indicadas	1-3	BR20211220684
PROPRIETÁRIO	CNPJ		
Município de Anaurilândia-MS	03.575.727/0001-95		
LOCAL DA OBRA	BAIRRO	CEP	
Estrada Municipal José Custódio, Prolongamento da Rua Osvaldo Cruz e Rua "H"	Diversos	79770-000	
	CIDADE	Anaurilândia - MS	

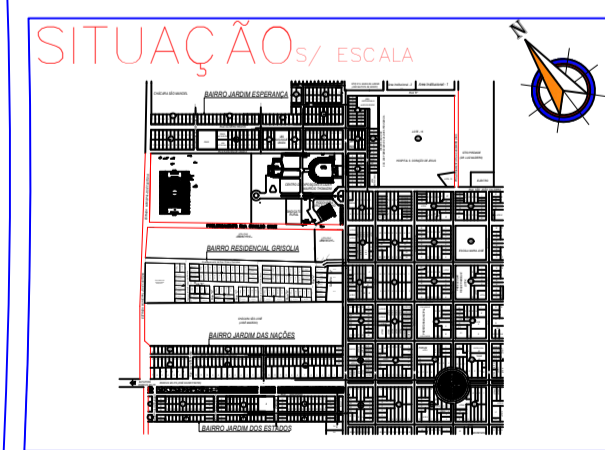

MUNICÍPIO DE ANAURILÂNDIA-MS
SECRETARIA MUNICIPAL DE OBRAS,
DEFESA CIVIL, TRANSPORTE E PROJETOS
Edson Stefano Takazono

QUADRO DE CARGAS

ILUMINAÇÃO PÚBLICA DE LED	
POTÊNCIA (01 UNID.)150W
POTÊNCIA (47 UNID.) 7.050W

SECRETARIA MUNICIPAL DE OBRAS,
DEFESA CIVIL, TRANSPORTE E PROJETOS
Glauco Ricci Lopes
Técnico em Eletrotécnica
CFT BR 21679718851

APROVAÇÃO

PLANTA BAIXA
ESCALA 1:1000

