




PLANTA BAIXA  
ESCALA 1:1000


LEGENDA

- POSTE TELECONICO CURVO SIMPLES 9m DE ENGASTAR EQUIPADO COM UMA LUMINÁRIA DE LED 150W - PROPOSTO A INSTALAR
- CAIXA DE PASSAGEM 30X30X30cm
- ADRÃO DE MEDIÇÃO E ENERGIA 50 A
- ATERRAMENTO COM HASTE COBREADA DE 16X2400mm
- POSTE CIRCULAR DE CONCRETO REDE ELEKTRO - EXISTENTE
- CABO DE COBRE ISOLADO 1 kV 16mm² - PROPOSTO INSTALAR
- REDE ELEKTRO BAIXA TENSÃO - EXISTENTE
- REDE ELEKTRO TRIFÁSICA MÉDIA TENSÃO - EXISTENTE

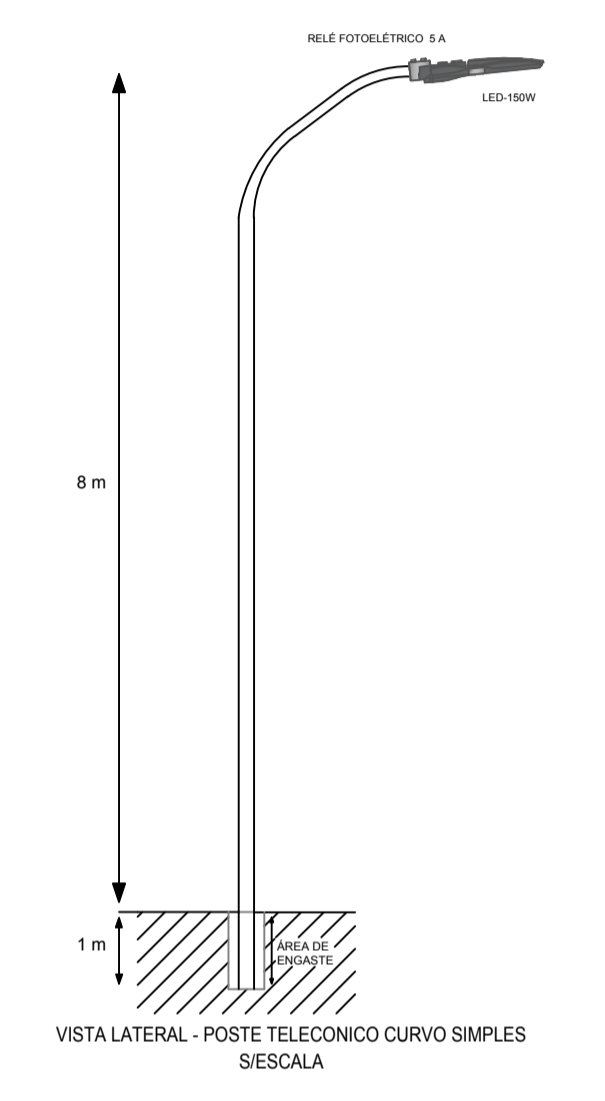

**Prefeitura Municipal de Anaurilândia - MS.**

PROJETO: CONSTRUÇÃO		REVISÃO:	
Projeto de Iluminação Ornamental		Planta baixa e Detalhes	
DATA	ESCALA	PROJETA	PROJETA
Agosto/2021	Indicada	2-3	BR20211220684
PROPRIETÁRIO	CNPJ:		
Município de Anaurilândia-MS	03.575.727/0001-95		
LOCAL DA OBRA	BAIRRO	CEP:	
Estrada Municipal José Custódio, Prolongamento da Rua Osvaldo Cruz e Rua "H"	Diversos	79770-000	
	CIDADE:		
	Anaurilândia - MS		

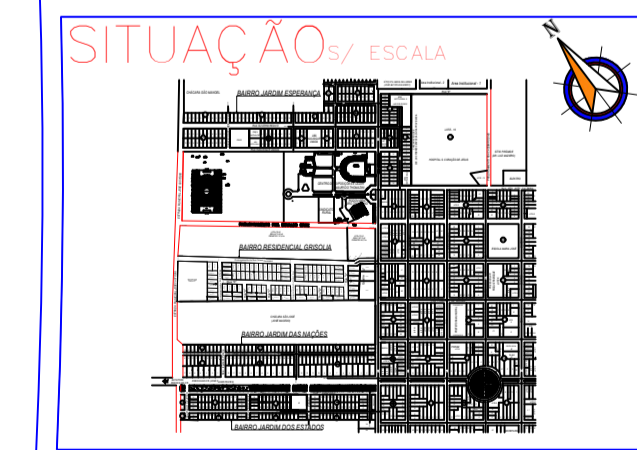

MUNICÍPIO DE ANAURILÂNDIA-MS  
PROPRIETÁRIO  
**Edson Stefano Takazono**

QUADRO DE CARGAS

ILUMINAÇÃO PÚBLICA DE LED	
POTÊNCIA (01 UNID.)	.....150W
POTÊNCIA (47 UNID.)	..... 7.050W

SECRETARIA MUNICIPAL DE OBRAS,  
DEFESA CIVIL, TRANSPORTE E PROJETOS.  
**Glauco Ricci Lopes**  
Técnico em Eletrotécnica  
CFR BR 21679718851

APROVAÇÃO