


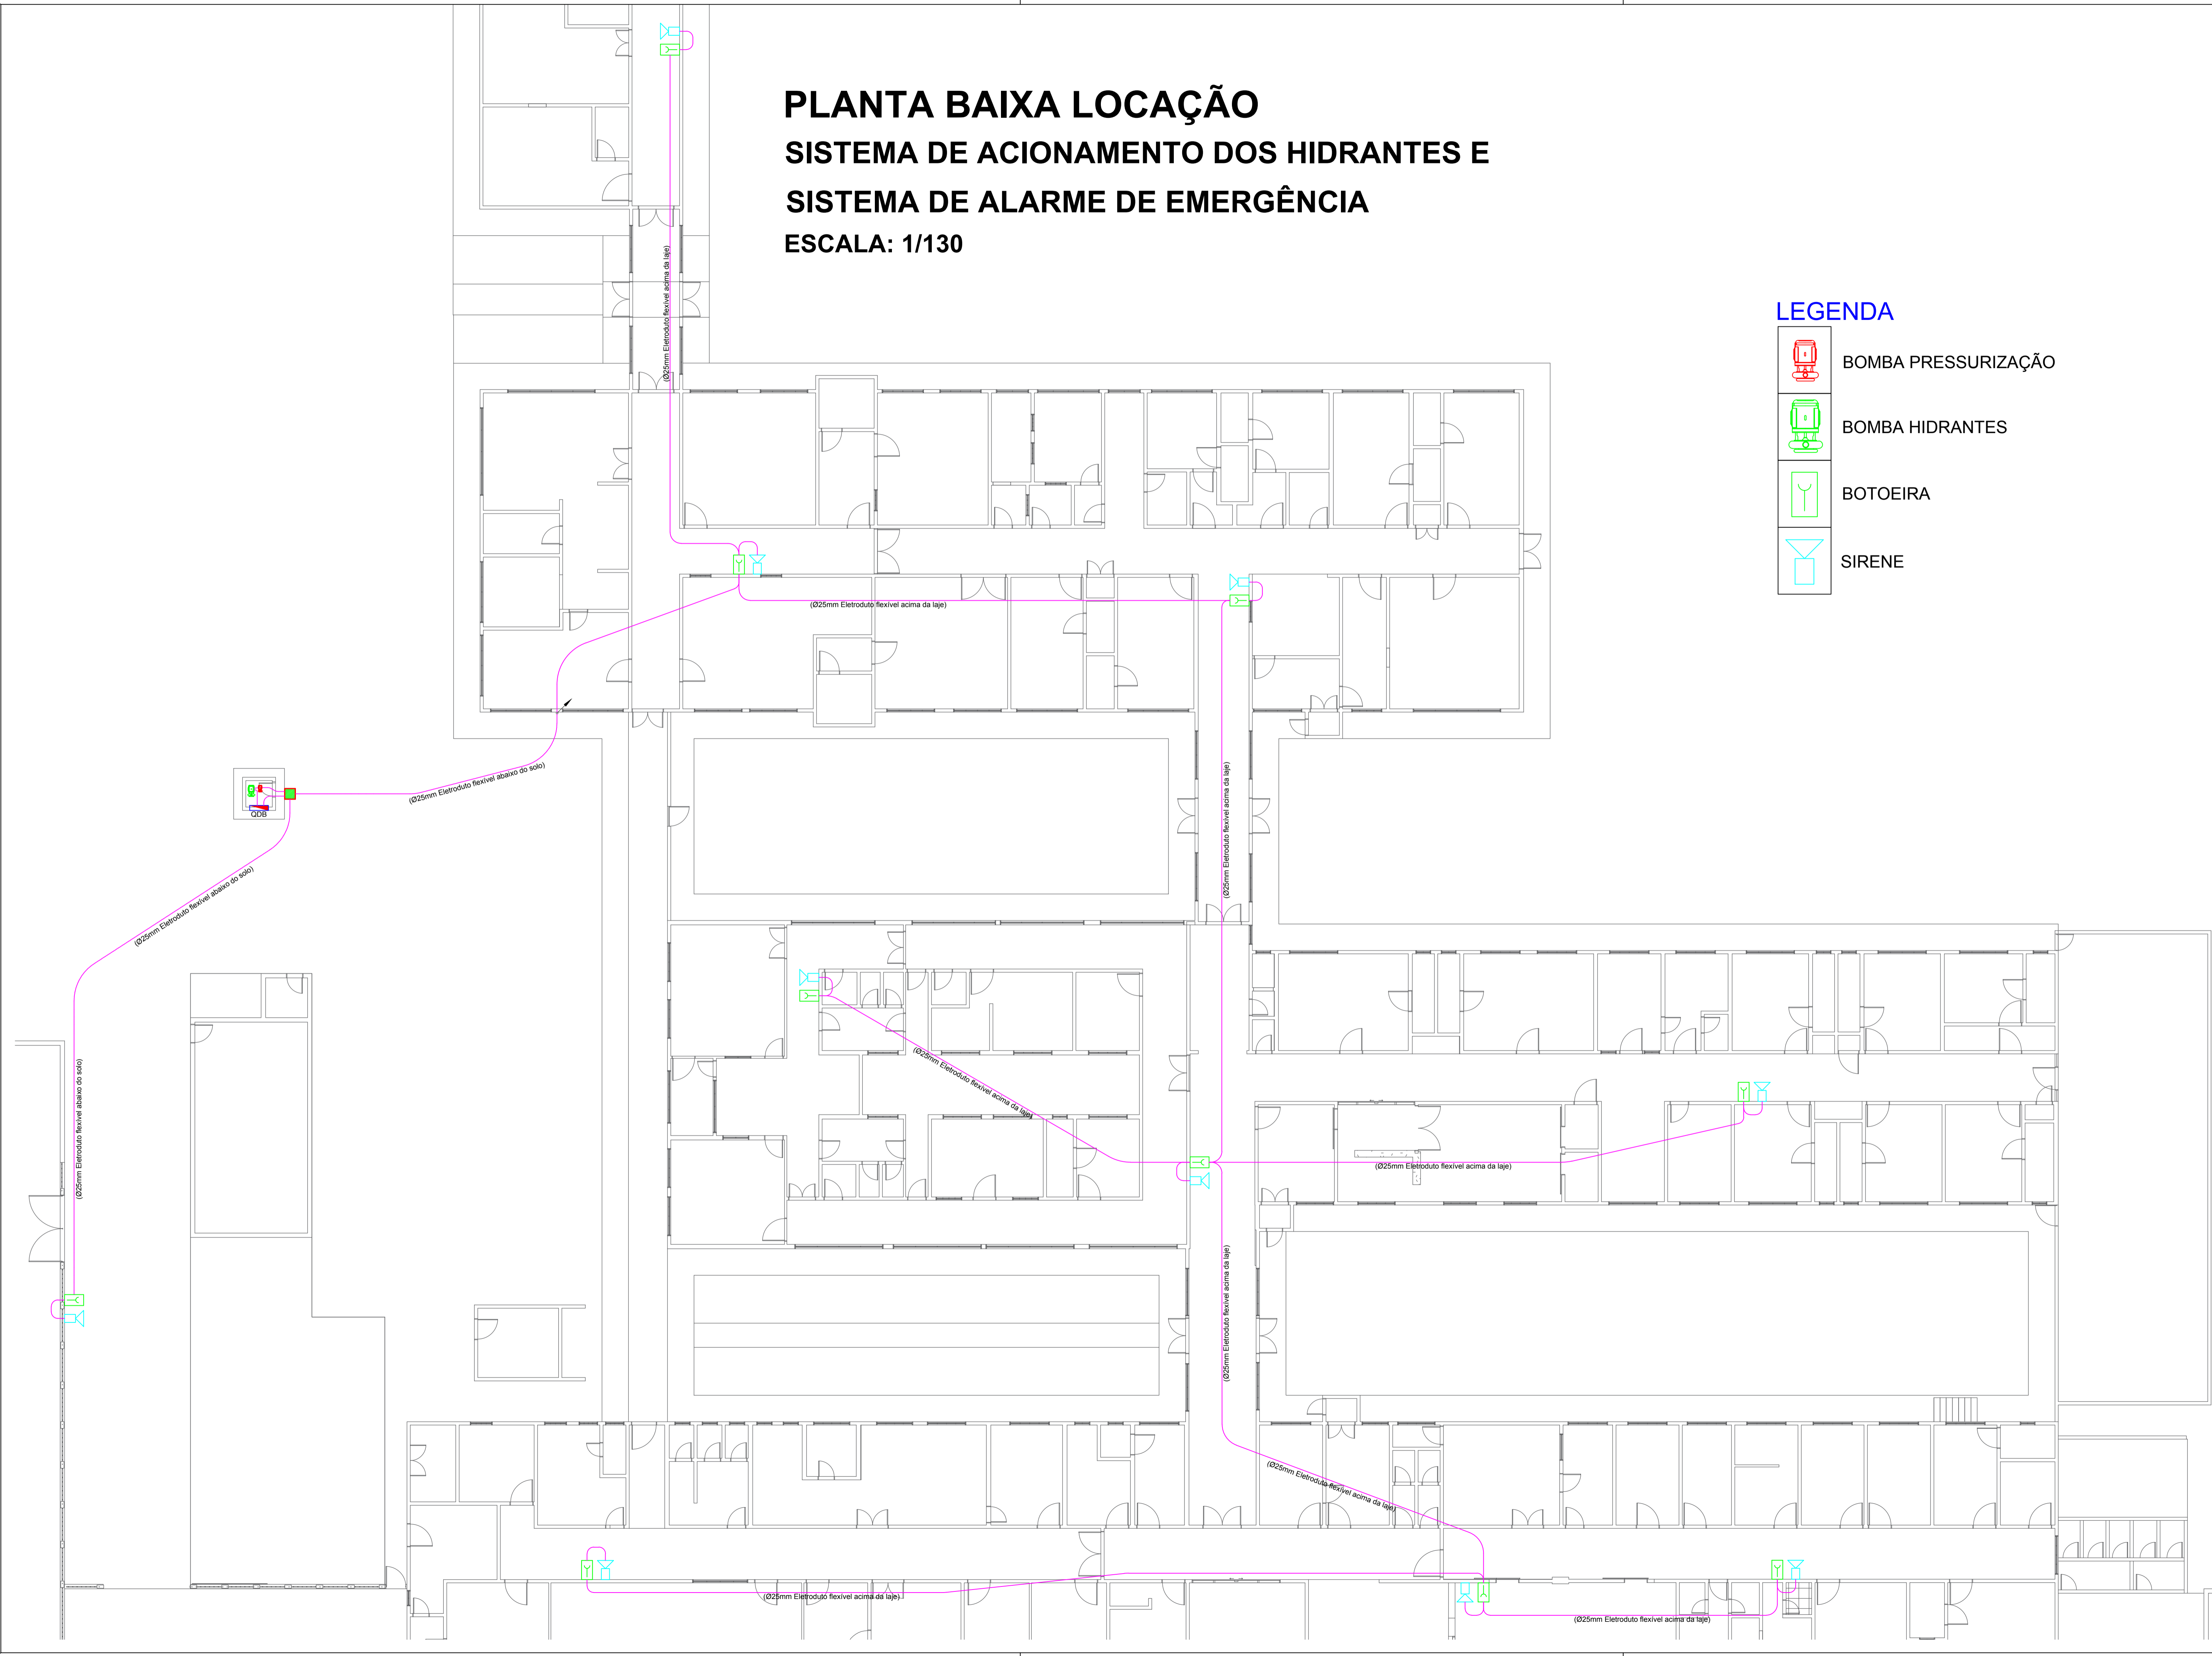


 
PLANTA BAIXA LOCAÇÃO


SISTEMA DE ACIONAMENTO DOS HIDRANTES E SISTEMA DE ALARME DE EMERGÊNCIA

ESCALA: 1/130



LEGENDA

-  BOMBA PRESSURIZAÇÃO
-  BOMBA HIDRANTES
-  BOTOEIRA
-  SIRENE

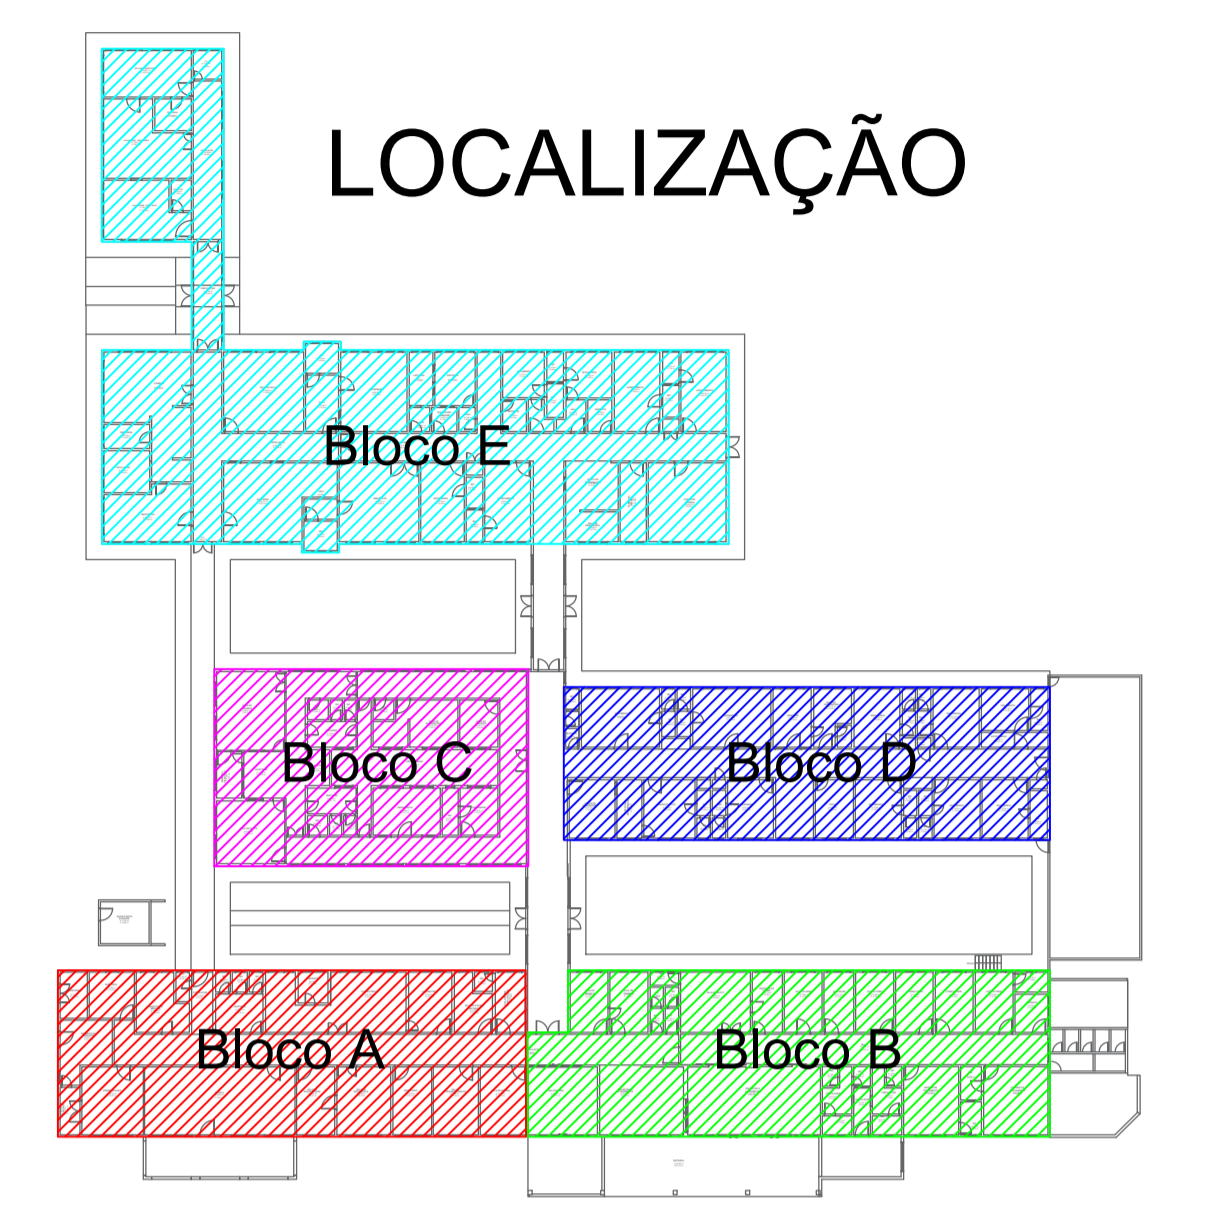


CONSOLIDANDO E FUTURO

Prefeitura Municipal de Anaurilândia - MS.

PROJETO ELÉTRICO - (PLANTA BAIXA LOCAÇÃO).
 Locação Sistema de Acionamento dos Hidrantes e Sistema de Alar-me de Emergência

DATA	ESCALA	FOLHA	RRT
Agosto de 2022	Indicada	14-14	2201800076
PROPRIETÁRIO	Município de Anaurilândia-MS		CNPJ: 03.575.727/0001-95
LOCAL DA OBRA	Hospital Sagrado Coração de Jesus	BAIRRO Jardim Esperança	
CIDADE	Anaurilândia - MS	CEP: 79770-000	Projetista/Glauco Ricci Lopes

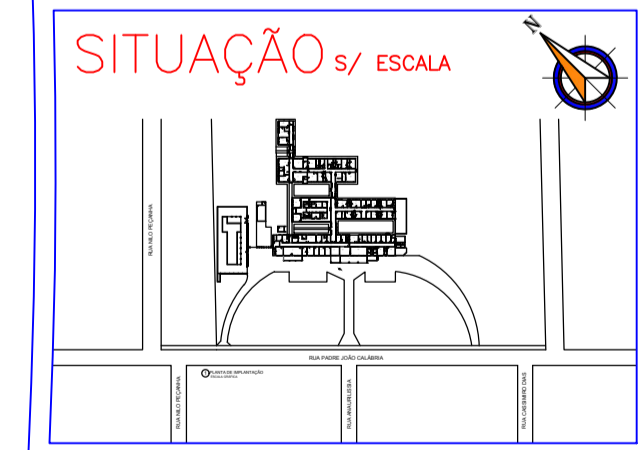

MUNICÍPIO DE ANAURILÂNDIA-MS
 PREFEITO MUNICIPAL
 Edson Stefano Takazono

CARGA

Carga QCBT + QDL.....114,08 Kva
 Carga QDLF..... 0,27 Kva
 Total Carga Instalada... 114,35 Kva

SECRETARIA MUNICIPAL DE OBRAS,
 DEFESA CIVIL, TRANSPORTE E PROJETOS.
 Glauco Ricci Lopes
 Técnico em Eletrotécnica
 CFT BR 21679718851

APROVAÇÃO